



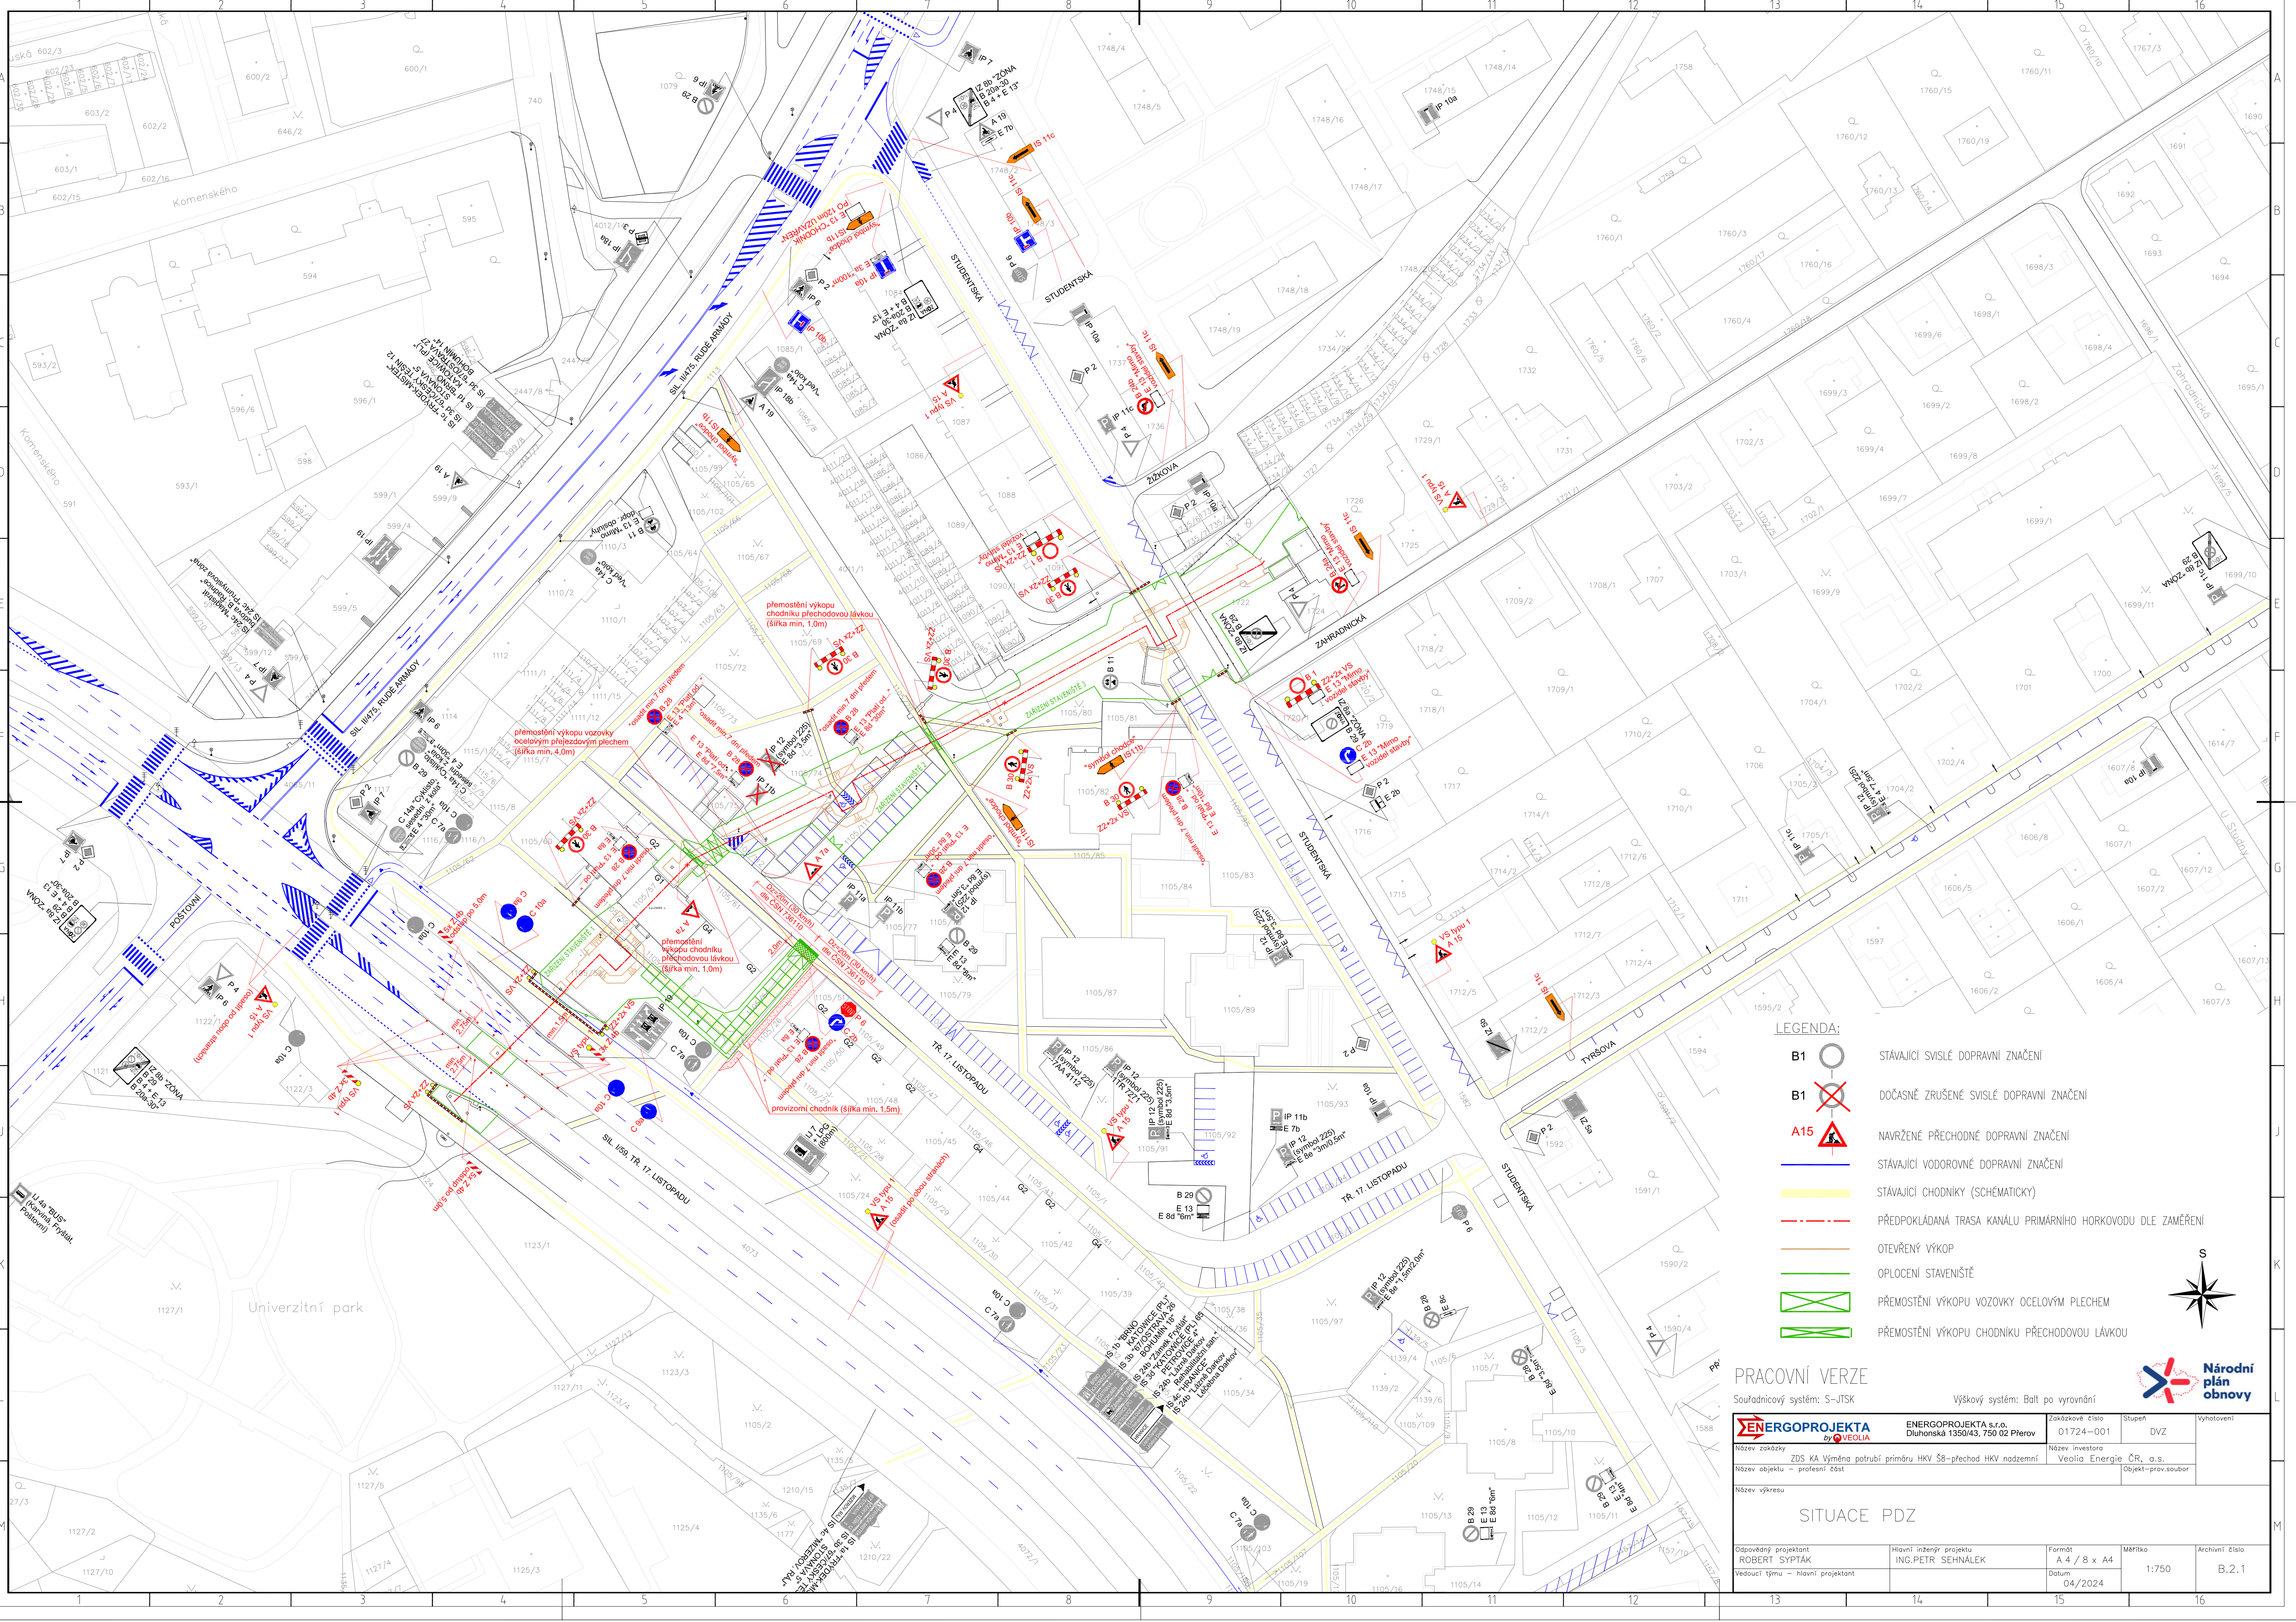

LEGENDA:

- B1 STÁVAJÍCÍ SVISLÉ DOPRAVNÍ ZNAČENÍ
- B1 DOČASNĚ ZRUŠENÉ SVISLÉ DOPRAVNÍ ZNAČENÍ
- A15 NAVRŽENÉ PŘECHODNÉ DOPRAVNÍ ZNAČENÍ
- STÁVAJÍCÍ VODOROVNÉ DOPRAVNÍ ZNAČENÍ
- STÁVAJÍCÍ CHODNÍKY (SCHEMATICKY)
- PŘEDPOKLÁDANÁ TRASA KANÁLU PRIMÁRNÍHO HORKOVODU DLE ZAMĚŘENÍ
- OTEVŘENÝ VÝKOP
- OPLOČENÍ STAVENIŠTĚ
- PŘEMOSTĚNÍ VÝKOPU VOZOVKY OCELOVÝM PLECHEM
- PŘEMOSTĚNÍ VÝKOPU CHODNÍKU PŘECHODOVOU LÁVKOU

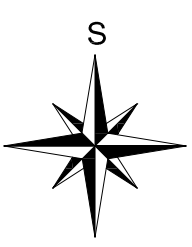

PRACOVNÍ VERZE		Souřadnicový systém: S-JTSK		Výškový systém: Balt po vyrovnání				Národní plán obnovy	
		ENERGOPROJEKTA s.r.o., Dělnická 1350/43, 750 02 Přerov		Zakázkové číslo 01724-001		Stupeň DVZ		Vyhodnocení	
Název zakázky ZDS KA Výměna potrubí primáru HKV Š8-přechod HKV nadzemní		Název investora Veolia Energie ČR, a.s.		Objekt-prov.soubor					
Název objektu – profesní část									
Název výkresu SITUACE PDZ									
Odpovědný projektant ROBERT SYPTÁK		Hlavní inženýr projektu ING.PETR SEHNÁLEK		Formát A 4 / 8 x A4		Měřítko 1:750		Archivní číslo B.2.1	
Vedoucí týmu – hlavní projektant				Datum 04/2024					