


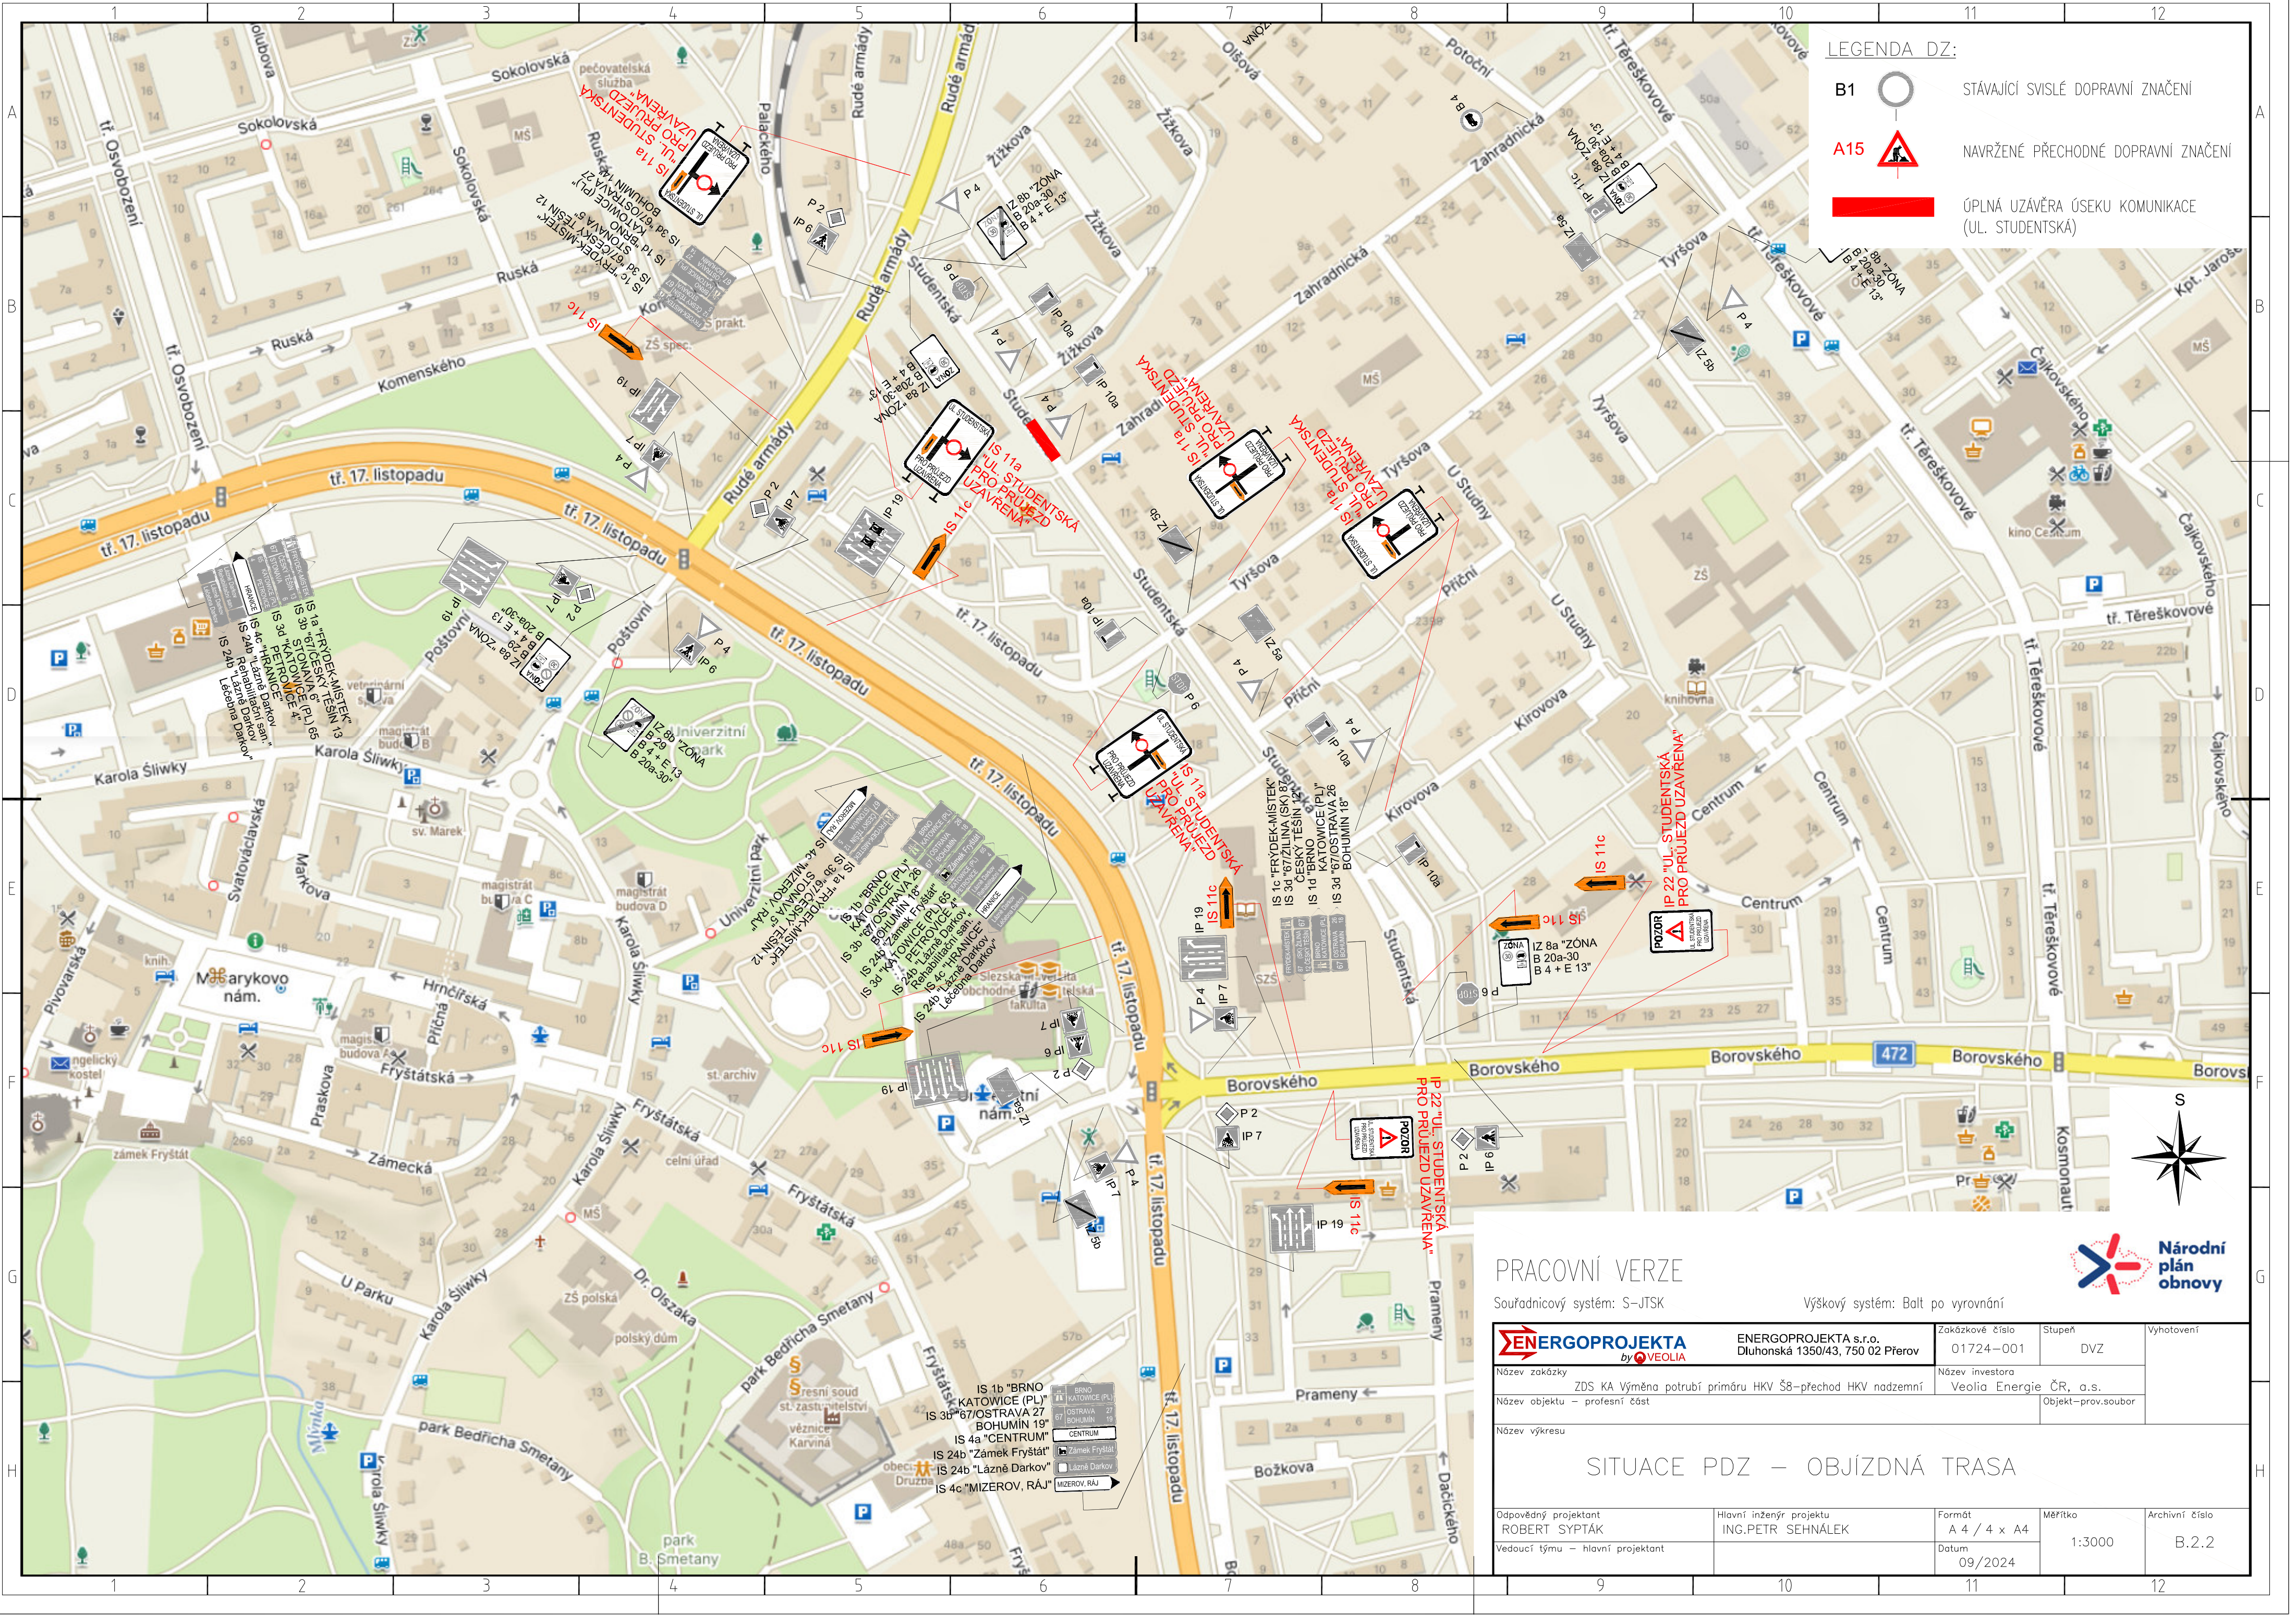

LEGENDA DZ:

B1 STÁVAJÍCÍ SVISLÉ DOPRAVNÍ ZNAČENÍ

A15 NAVRŽENÉ PŘECHODNÉ DOPRAVNÍ ZNAČENÍ

ÚPLNÁ UZÁVĚRA ÚSEKU KOMUNIKACE (UL. STUDENTSKÁ)

PRACOVNÍ VERZE

Souřadnicový systém: S-JTSK Výškový systém: Balt po vyrovnání

 ENERGOPROJEKTA by  VEOLIA		ENERGOPROJEKTA s.r.o. Dluhonská 1350/43, 750 02 Přerov		Zakázkové číslo 01724–001	Stupeň DVZ	Vyhotovení
Název zakázky ZDS KA Výměna potrubí primáru HKV Š8–přechod HKV nadzemní				Název investora Veolia Energie ČR, a.s.		
Název objektu – profesní část					Objekt–prov.soubor	
Název výkresu						
SITUACE PDZ – OBJÍZDNÁ TRASA						
Odpovědný projektant ROBERT SYPTÁK		Hlavní inženýr projektu ING.PETR SEHNÁLEK		Formát A 4 / 4 x A4	Měřítko 1:3000	Archivní číslo B.2.2
Vedoucí týmu – hlavní projektant				Datum 09/2024		